


Instalações Eléctricas Planta Baixa

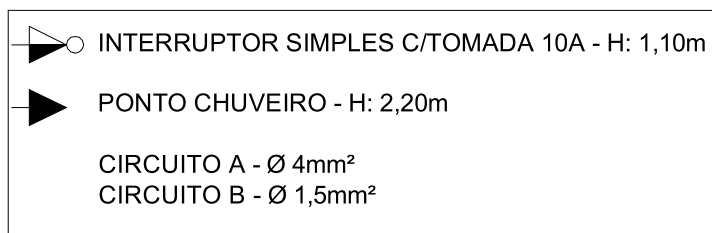

TITULO
MELHORIAS SANITÁRIAS DOMICILIARES - MSD

DATA | ESCALA
| 1:25

PROJETO
BANHEIRO - PROJETO ELÉTRICO

RESPONSÁVEL TÉCNICO

LOCAL DA OBRA

NOME: _____
CREA/CAU: _____
ASS.: _____

PREFEITURA MUNICIPAL DE

PRANCHA 5/9